

COMMITTENTE
ASCIT S.P.A.
 Via S. Cristoforo, 82 - Lammari (LU)

data
 24.05.2018

file
 elaborati del 24.05.2018
 PCD 10 elettrico.dwg

OGGETTO :
 PROGETTO IMPIANTO ELETTRICO E
 IMPIANTI SPECIALI RELATIVO AI LAVORI
 DI RISTRUTTURAZIONE DEL
 CDR SALAMETTI 2

DESCRIZIONE TAVOLA


PIANTA DELLA DISTRIBUZIONE IMPIANTO
 ELETTRICO E SPECIALI UFFICI

NOTE

DISEGNATORE C.P.

SCALA 1:50

PESA INTERRATA

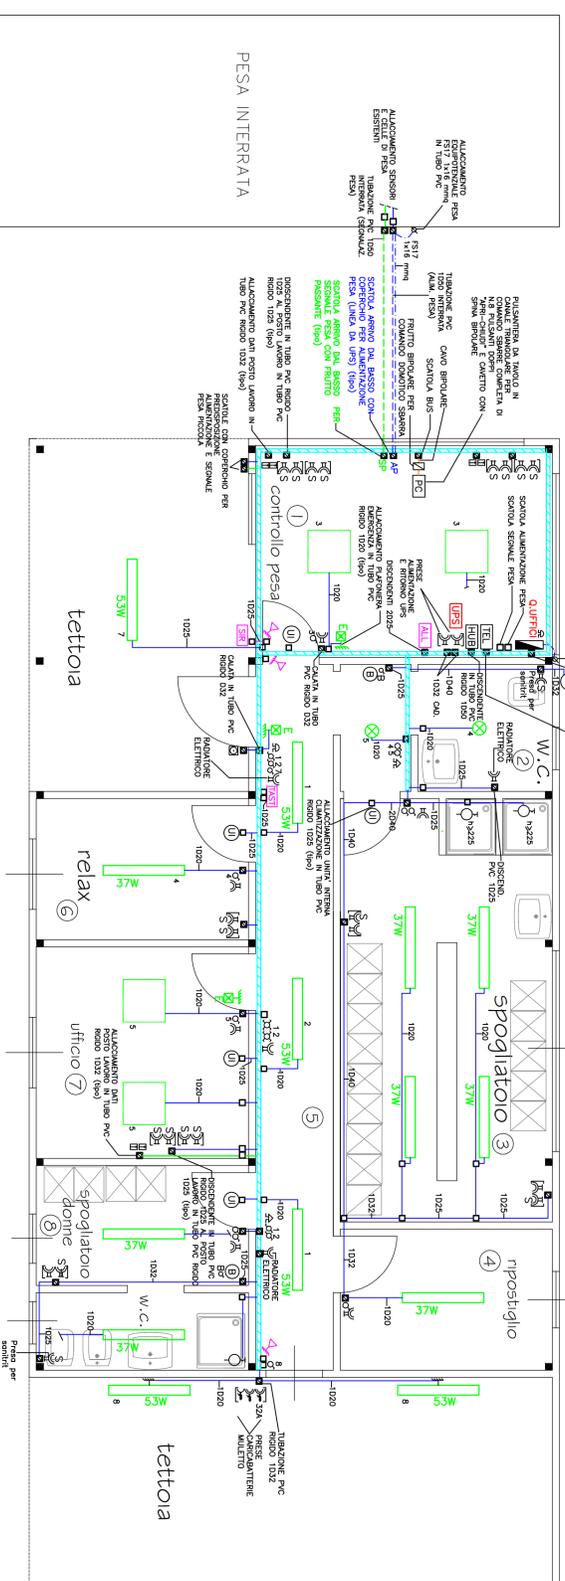

PARTICOLARE LOCALI SERVIZIO PESA (scala 1:50)

LEGENDA

- QUADRO ELETTRICO DI ZONA
- CASSETTA DI DERIVAZIONE
- COLONNA MONTANTE
- CASSETTA DI DERIVAZIONE CON COLONNA MONTANTE
- ALIMENTAZIONE UPS ESISTENTE (SU SUPPORTO)
- INTERRUTTORE UNIPOLARE 10A 220V
- PRESA 2x10/16 A+T BIPASSO
- PRESA 2x10/16 A+T SOLOIO BIPASSO
- PRESA BLOCCATA 2P+T 16A 220V IP55
- PRESA BLOCCATA 3P+T+T 16A 380V IP55
- PRESA BLOCCATA 3P+T+T 32A 380V IP55
- PANNELLO PRESE
- ALIMENTAZIONE UNIPOLARE ESTERNA DI CLIMATIZZAZIONE
- ALIMENTAZIONE UNIPOLARE INTERNA DI CLIMATIZZAZIONE
- INTERRUTTORE BIPOLORE COMANDO BOTLIER
- INTERRUTTORE BIPOLORE COMANDO BOTLIER
- SENSORE PESA
- ALIMENTAZIONE CENTRALINA TELEFONICA
- ALIMENTAZIONE HUB
- SIRENA CAMPANELLO ESTERNO
- PRESA FONIA/DATI R400 CATEGORIA 6
- PULSANTE CHIAMATA A TRAFANTE
- RONZATORE
- APPARECCHIO LED SPORCENTE A PIATTONE THORN OMEGA LED 32W CON CORPO OPAL E IP44 DA ESTERNO
- APPARECCHIO THORN "AQUAFORCE II LED 53W COPPA OPAL E IP85
- PIATTONIERA A SOFFITTO DISMIO LED "CUBO" CON LAMPADA 8W
- PIATTONIERA AUTOLIMENTATA BEGHELLI "TORIKUWA 65 OPTICOM 550 LUMEN"
- BATTERIE AL TITANIO AUTONOMA 1 ORA, 24W LED IP55 CON AUTOTESTI (A PARETE)
- ALIMENTAZIONE CENTRALINA ALBAIE ANTIMIRISORE
- ALIMENTAZIONE SENSORE VOLUMETRICO ALBAIE ANTIMIRISORE
- ALIMENTAZIONE TASTIERA INSEGNAMENTO ALBAIE ANTIMIRISORE
- ALIMENTAZIONE SIRENA ALBAIE ANTIMIRISORE
- TUBAZIONE PVC RIGIDO (ENEL)
- TUBAZIONE PVC RIGIDO (ENEL)
- TUBAZIONE PVC RIGIDO (ENEL)
- TUBAZIONE PVC RIGIDO (ALBAIE ANTIMIRISORE)
- CANALE PVC 100x40 mm CON 2 SETTI DIVISORI IPX4 DISTRIBUITO A CORNICE